

PIANTA PIANO TERRA
Scala 1:200



LEGENDA


IDRANTE UN45

IDRANTE SOPRASUOLO

MONTANTE RETE ANTINCENDIO

RETE ANTINCENDIO

ATTACCO V.V.F.

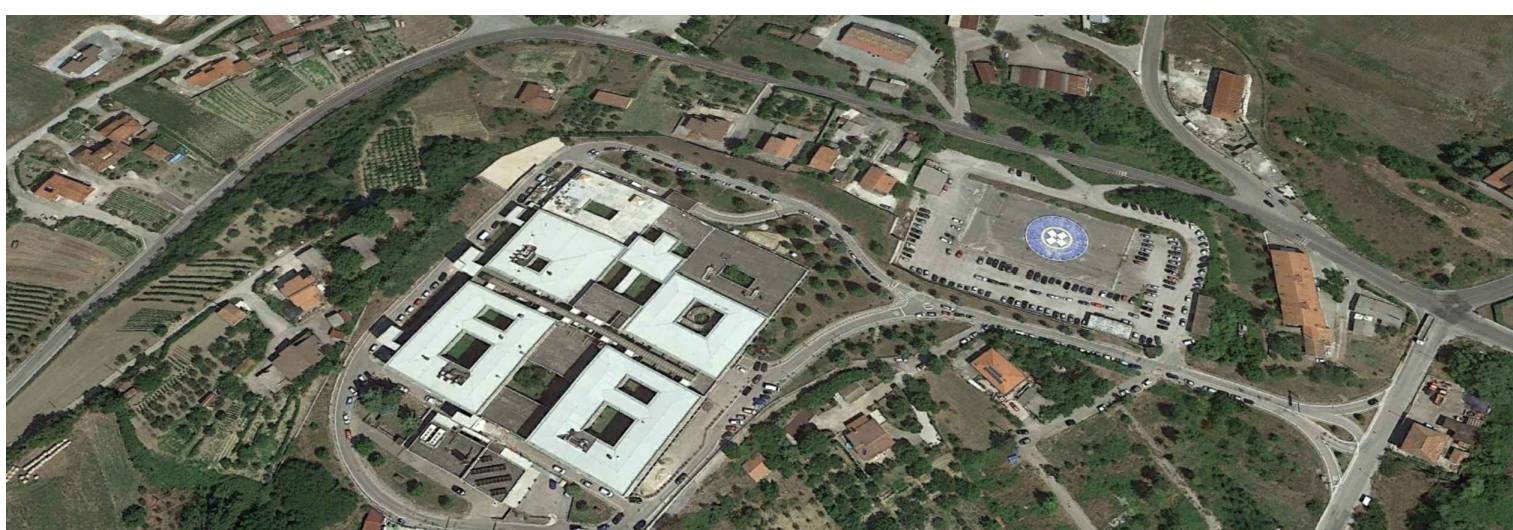

AZIENDA SANITARIA LOCALE AVELLINO
Via Degli Imbimbo 10/12 - 83100 Avellino - C.F.: P.IVA 02600160648
U.O. C. Tecnica Patrimoniale

DIREZIONE GENERALE: Dott.ssa Maria MORGANTE
R.U.P. Arch. Marina ABBONDANDOLO

Lavori di conformità alle norme di prevenzione incendi
Il stralcio c/o il P.O. 'G. Criscului' di S. Angelo dei Lombardi (AV)
CIG. 8161889BDD - CUP. H66G19000170003

PROGETTAZIONE DEFINITIVA/ESECUTIVA

PROGETTAZIONE :

ARETHUSA S.r.l.
Via S. Maria
83020 - Capua (AV)
Tel. +39 071 7577738 - Fax +39 071 7577731
www.arethusa.it

A.T. Advanced Technologies S.r.l.

DOTT. ING. ESPOSITO GIULIANO MARIA
SEZIONE A
SETTORE CIVILE E AMBIENTALE
REGISTRO INGENGERIA - INFORMATICA
N° ISCRIZ.: 12540

TITOLO ELABORATO					
IMPIANTO ANTINCENDIO Situazione di progetto - Impianto antincendio Pianta Terra					
ELABORATO N°:		FORMATO :	SCALA :	DATA :	
ARE-014-20-PE_ PR.DI.10.0		A0	1:200	05/08/2020	
N.	DESCRIZIONE	DATA	REDATTO	VERIFICATO	APPROVATO
0	PRIMA EMISSIONE	05/08/2020	G.E.S.	M.F.E.	G.M.E.
1					
2					