
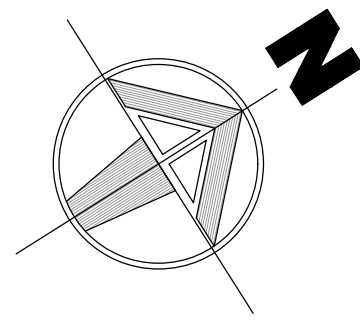


PIANTA PIANO SECONDO
Scala 1:200

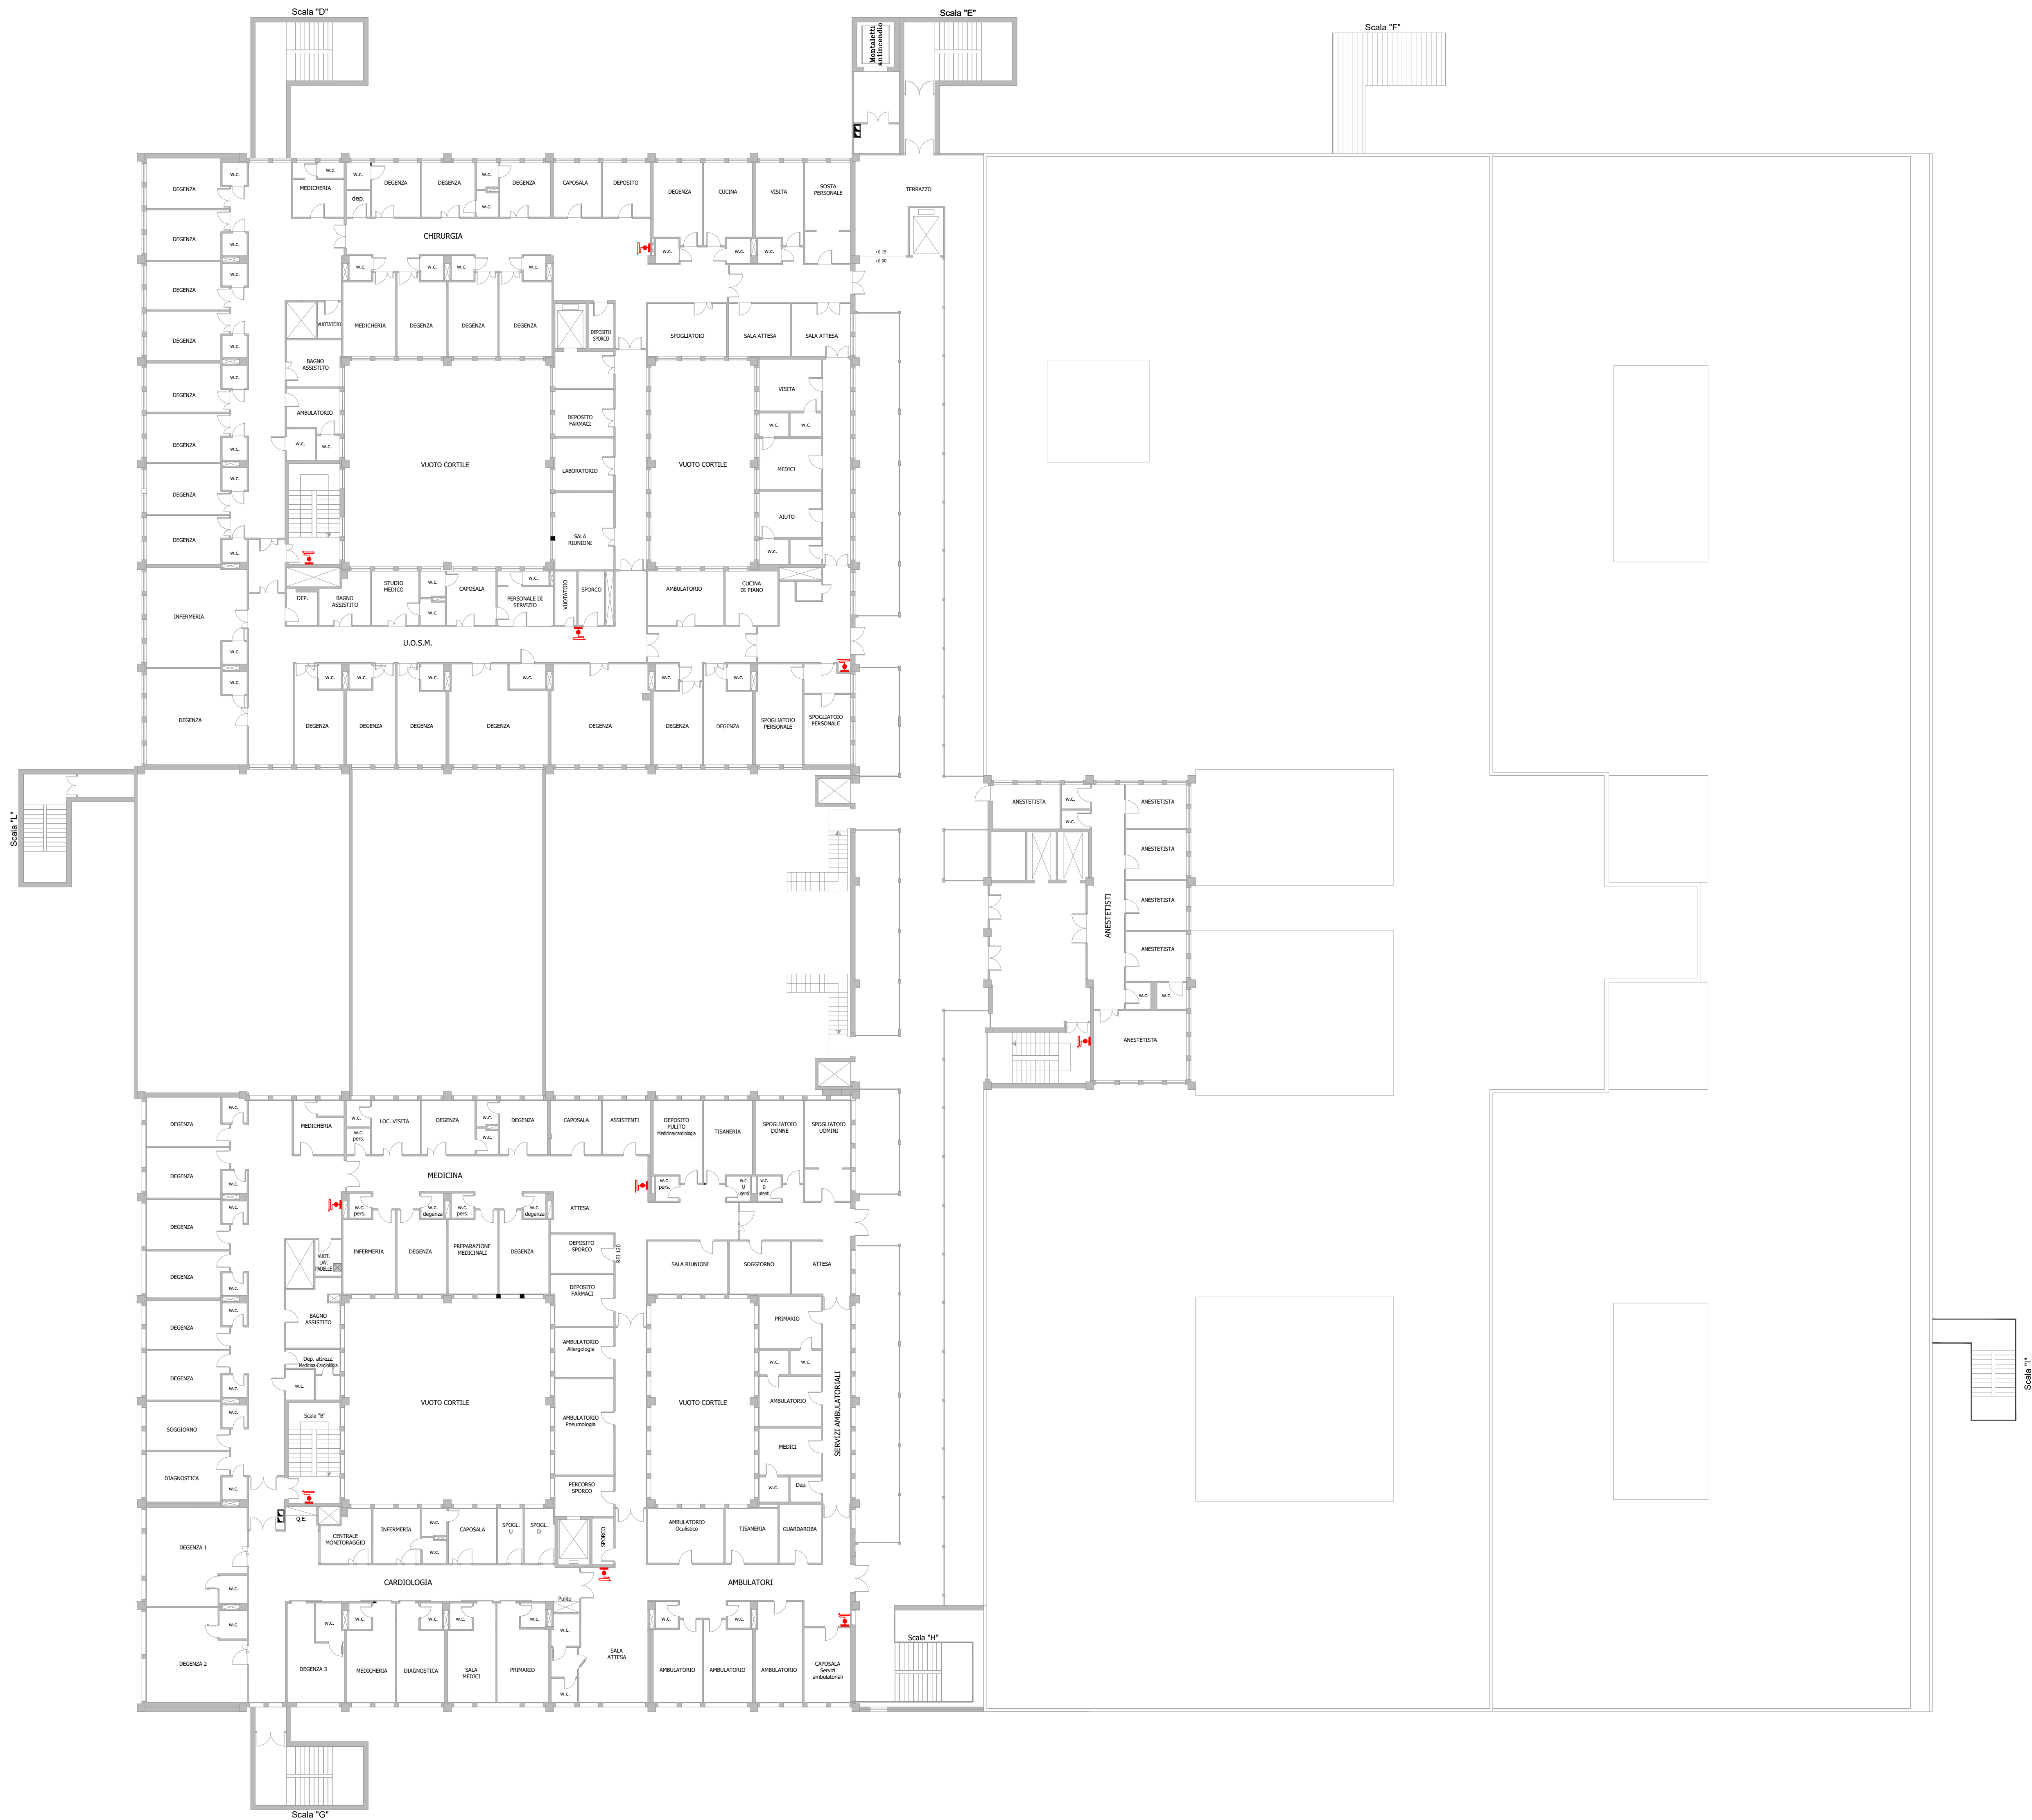

LEGENDA

IDRANTE UNI45 ESISTENTE

IDRANTE SOPRASUOLO ESISTENTE

MONTANTE RETE IDRICA

RETE IDRICA ESISTENTE

ATTACCO VV.F. ESISTENTE



AZIENDA SANITARIA LOCALE AVELLINO
Via Degli Imbimbo 10/12 - 83100 Avellino - C.F.: P.IVA 02600160648
U.O. C. Tecnica Patrimoniale

DIREZIONE GENERALE: Dott.ssa Maria MORGANTE
R.U.P. Arch. Marina ABBONDANDOLO

Lavori di conformità alle norme di prevenzione incendi
Il stralcio c/o il P.O. 'G. Criscioli' di S. Angelo dei Lombardi (AV)
CIG. 8161889BDD - CUP. H66G19000170003

PROGETTAZIONE DEFINITIVA/ESECUTIVA

PROGETTAZIONE :
ARETHUSA S.r.l.
Via Napoli
80020 - Caserta (NA)
Tel. 081 7577777 - Fax 081 7577777
e-mail: arethusa@arethusa.it
www.arethusa.it

RTP:
(Mandatario)
A.T. Advanced Technologies S.r.l.

Il Tecnico
(DT ARETHUSA S.r.l.)
Ing. Giuliano Maria Esposito
DOTT. ING. ESPOSITO GIULIANO MARIA
SEZIONE A
SETTORE CIVILE E AMBIENTALE
INDUSTRIALE - DELL'INFORMAZIONE
N° ISCRIZ.: 12640
DOTT. ING. ESPOSITO GIULIANO MARIA

TITOLO ELABORATO					
IMPIANTO ANTINCENDIO Stato dei luoghi Impianto antincendio - Piano Secondo					
ELABORATO N°: ARE-014-20-PE_PRI.DI.04.0		FORMATO : A0	SCALA : 1:200	DATA : 05/08/2020	
N.	DESCRIZIONE	DATA	REDATTO	VERIFICATO	APPROVATO
0	PRIMA EMISSIONE	05/08/2020	G.E.S.	M.F.E.	G.M.E.
1					
2					